

Steuergerät
Netzgerät


LED-Signalgeber 230V

*) KD außer Betrieb


- 1) Detektorumsetzung im Netzgerät der LSA 876
- 2) Detektorauswertung im SAM-Auswertegerät der RNV

+) Unbenutzt, wegen angrenzendem Zaun nicht entfernt

LSA 875

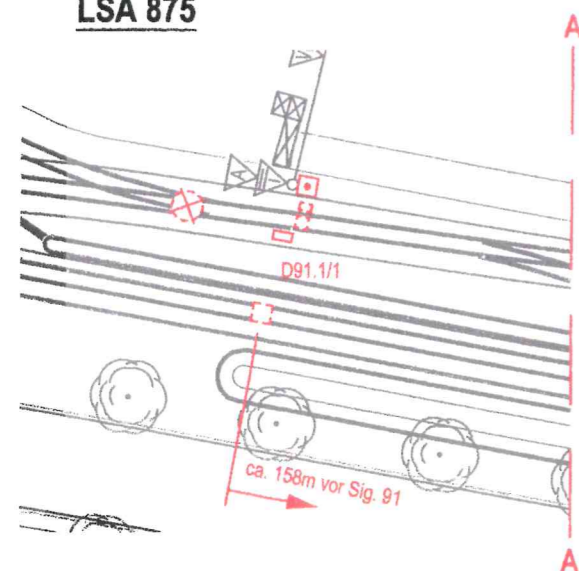

RNV
Stadt M7

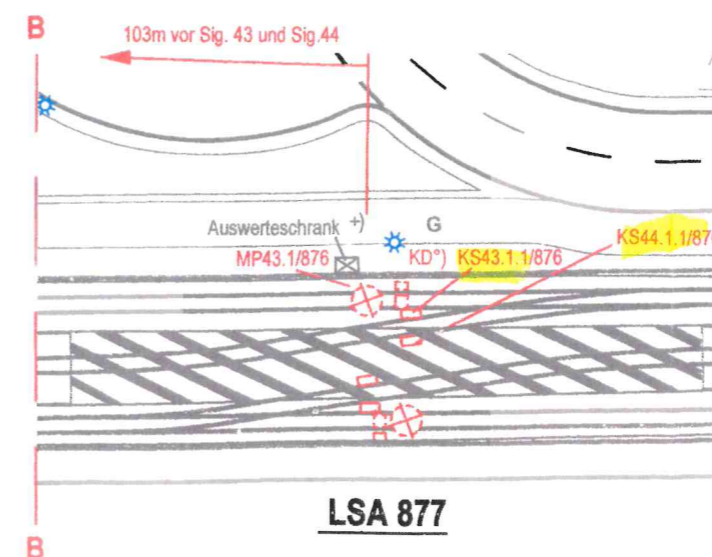

KD's durch MPE ersetzt	Merk.	11.04.17	27.01.17
Sig.41u.43 zweifeldig, HET41u.43 entfallen	Me.	06.05.10	19.04.10
Änderung	gez.	Datum	gültig

STADT MANNHEIM
Fachbereich Tiefbau
68.2.4 Verkehrssignaltechnik

Signallageplan

LSA 876				
Xaver-Fuhr-Straße / SAP Arena				
Planung	Bearbeitet	14.07.05	Be/WV	Inbetriebnahmedatum
	Gezeichnet	14.07.05	Merk.	19.08.05
Bau	Bearbeitet	20.10.05	Rev.	Übereinstimmung mit der Örtlichkeit geprüft
	Gezeichnet	20.10.05	MÜ.	
	Geprüft	D. G. A. [Signature]		Maßstab M 1:500