


LSA 878

LSA 876

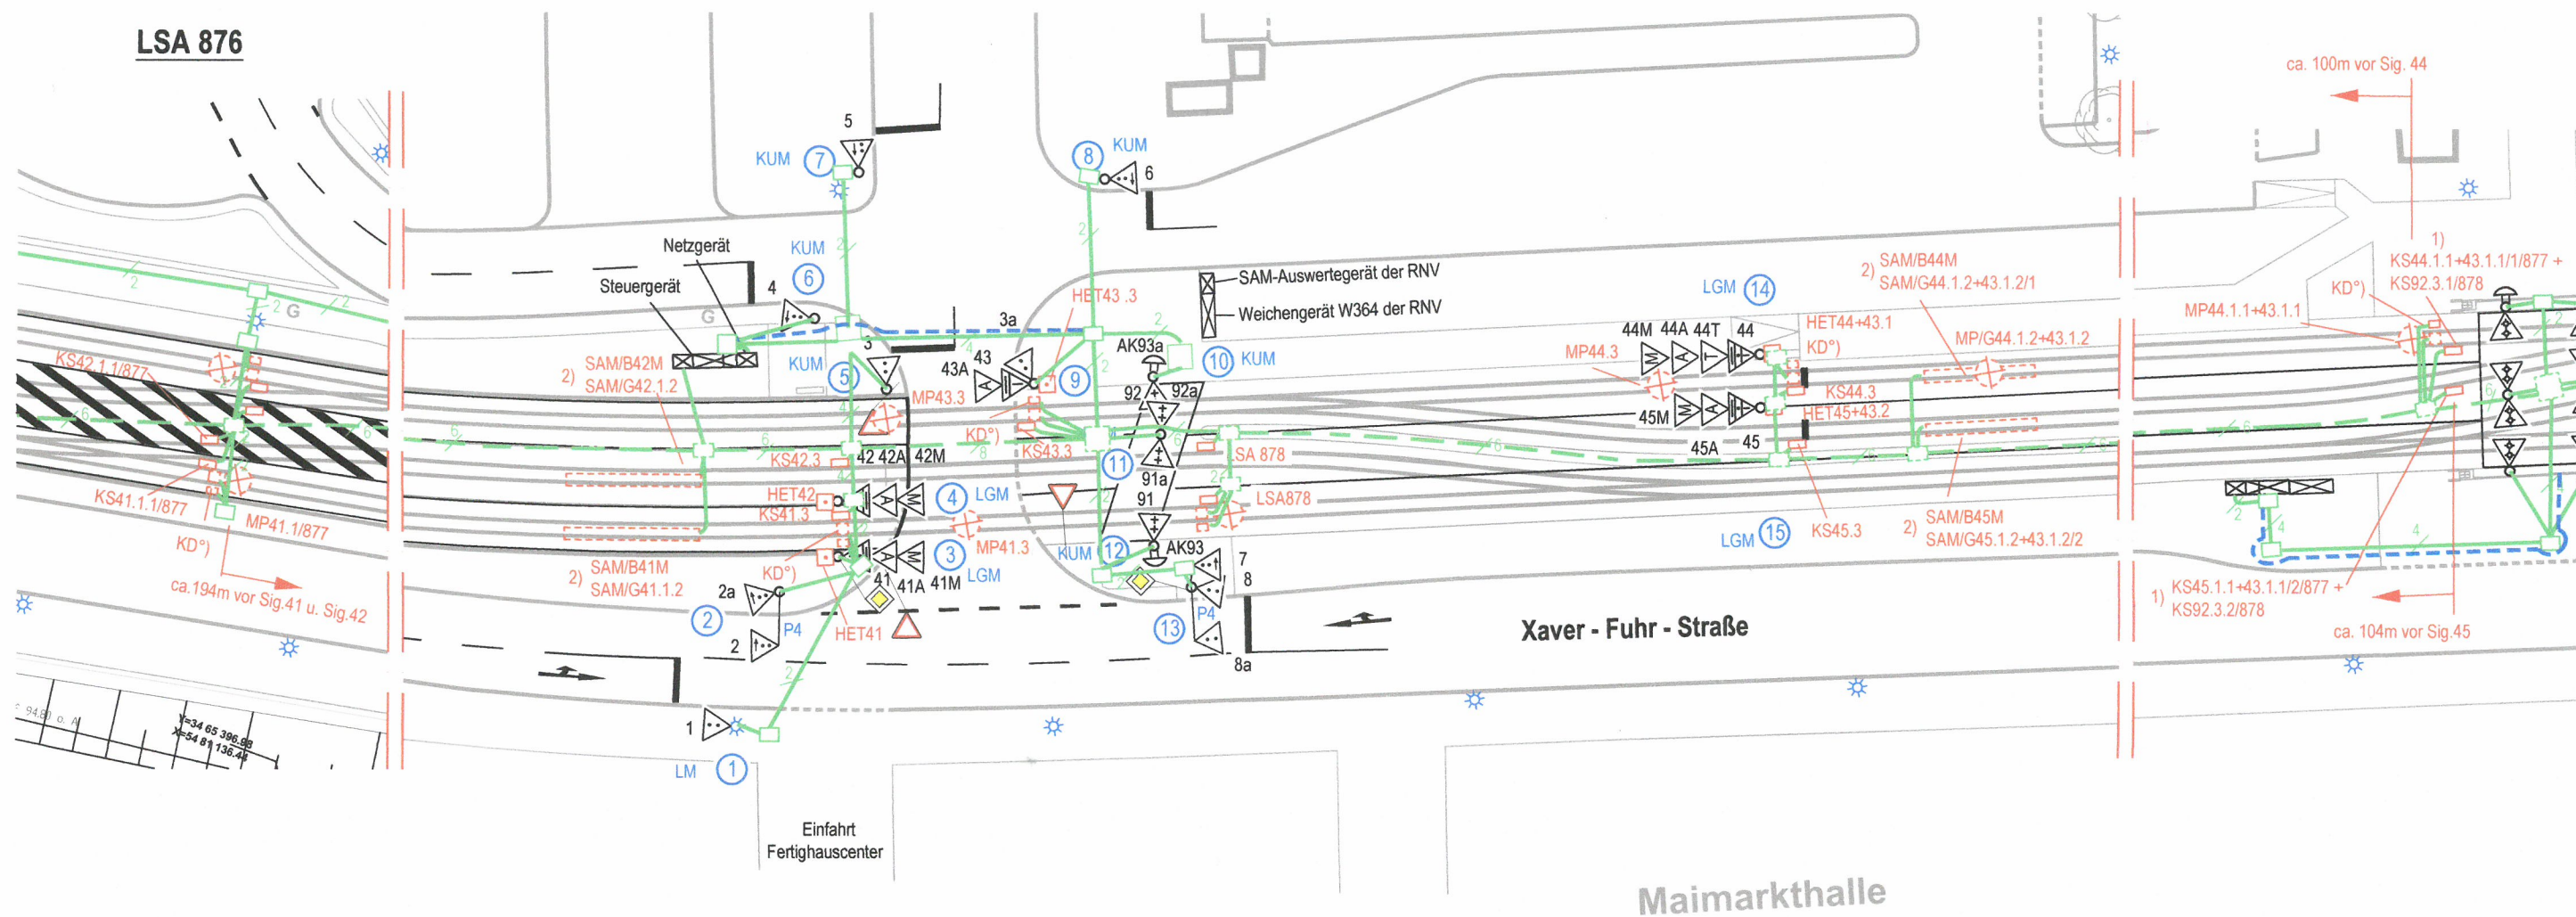

LED-Signalgeber

*) KD außer Betrieb

- 1) Detektorumsetzung im Netzgerät der LSA 878
- 2) Detektorauswertung im SAM-Auswertegerät der RNV

KD's durch MPe ersetzt	Merkl.	02.05.17	18.01.17
Änderung	gez.	Datum	gültig



STADT MANNHEIM
Fachbereich Tiefbau
68.2.4 Verkehrssignaltechnik

**Signallageplan
- Kabeltrassen -**

LSA 877

Xaver-Fuhr-Straße / Parkplatz Fertighauscenter

Planung	Bearbeitet	14.07.05	Be/Wv	Inbetriebnahmedatum
	Gezeichnet	14.07.05	Merkl.	19.08.05
Bau	Bearbeitet	25.10.05	Schm.	Die Lage der Kabeltrassen ist örtlich zu prüfen!
	Gezeichnet	25.10.05	Mü.	
	Geprüft	04.10.17	3.10.17	Maßstab M 1:500