


LSA 877

LSA 879

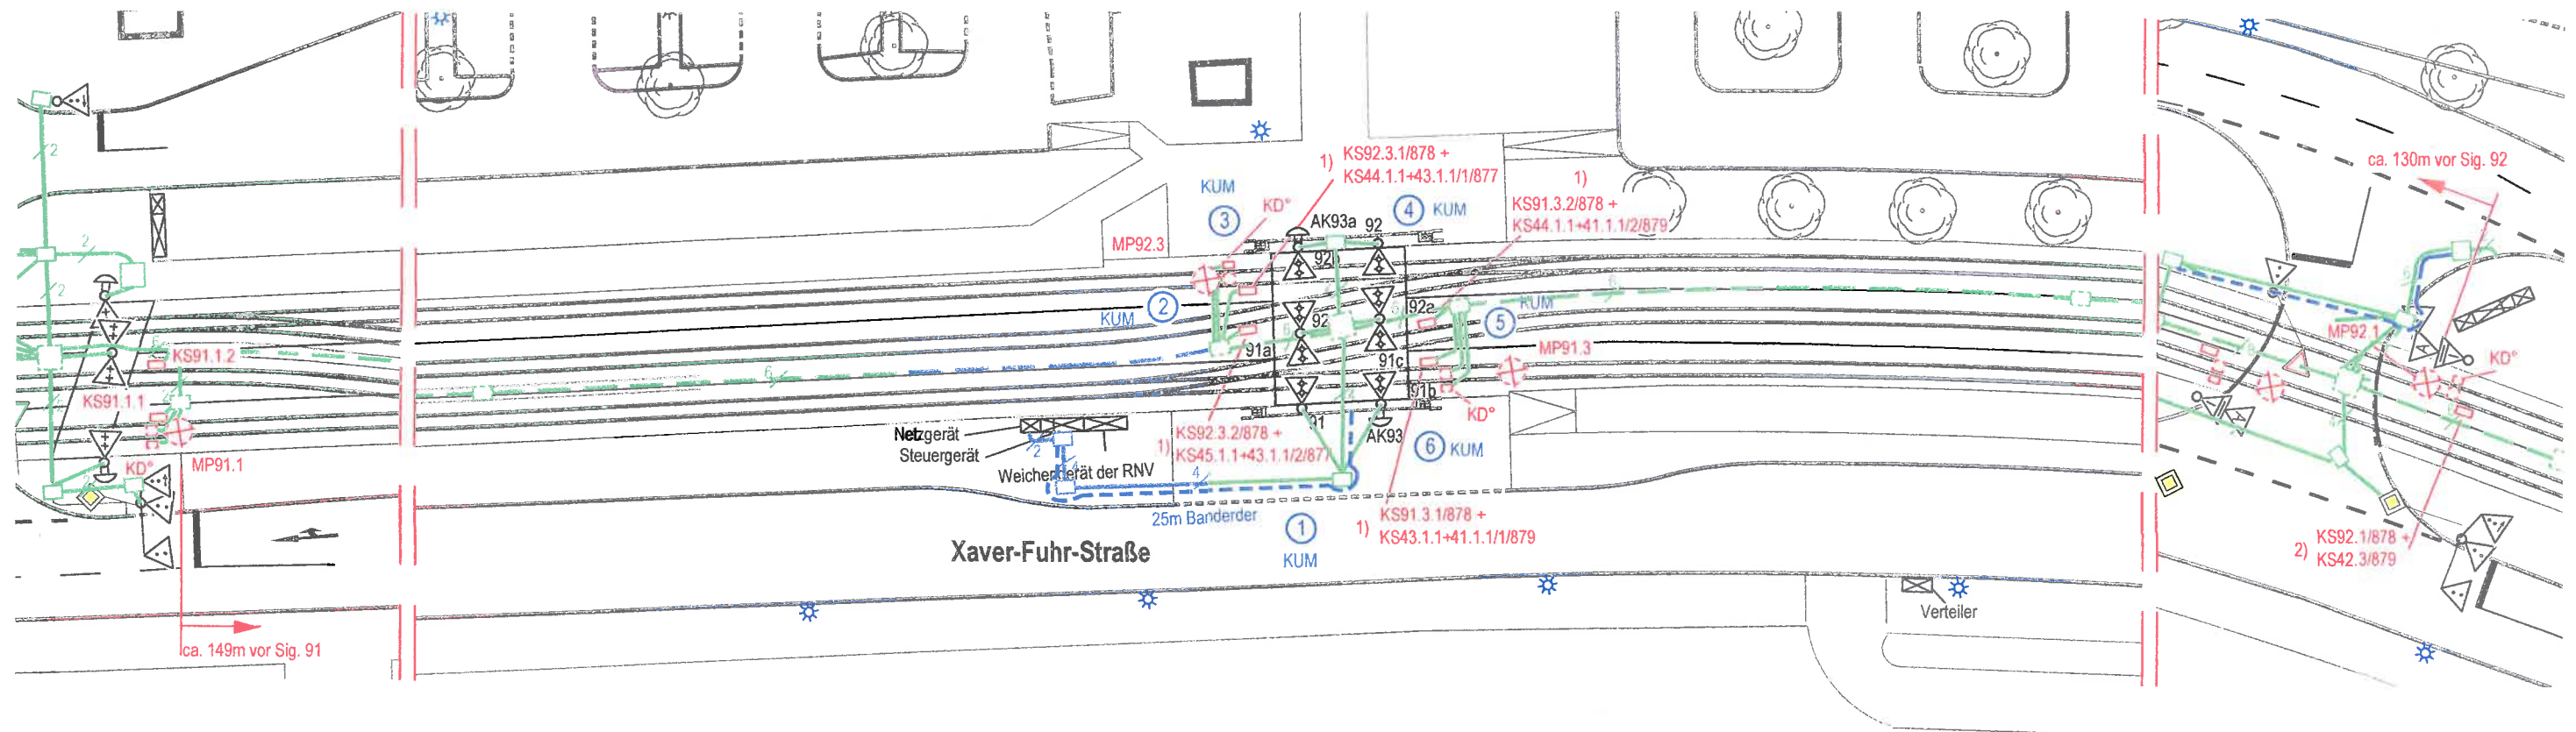

LED-Signalgeber

°) KD außer Betrieb

- 1) Detektorumsetzung im Netzgerät der LSA 878
- 2) Detektorumsetzung im Netzgerät der LSA 879

KD's durch MPe ersetzt	Merkl.	24.05.17	19.01.17
Änderung	gez.	Datum	gültig

 STADT MANNHEIM ² Fachbereich Tiefbau 68.2.4 Verkehrssignaltechnik	Signallageplan - Kabeltrassen -

LSA 878				
Xaver-Fuhr-Straße / Haupteingang Maimarkt				
Planung	Bearbeitet	14.07.05	Be/Wv	Inbetriebnahmedatum
	Gezeichnet	14.07.05	Merk.	19.08.05
Bau	Bearbeitet	26.10.05	Reu. <i>R</i>	Die Lage der Kabeltrassen ist örtlich zu prüfen!
	Gezeichnet	26.10.05	Mü.	
	Geprüft	04.08.11	<i>Kreutz</i>	Maßstab M 1:500