


LSA 119

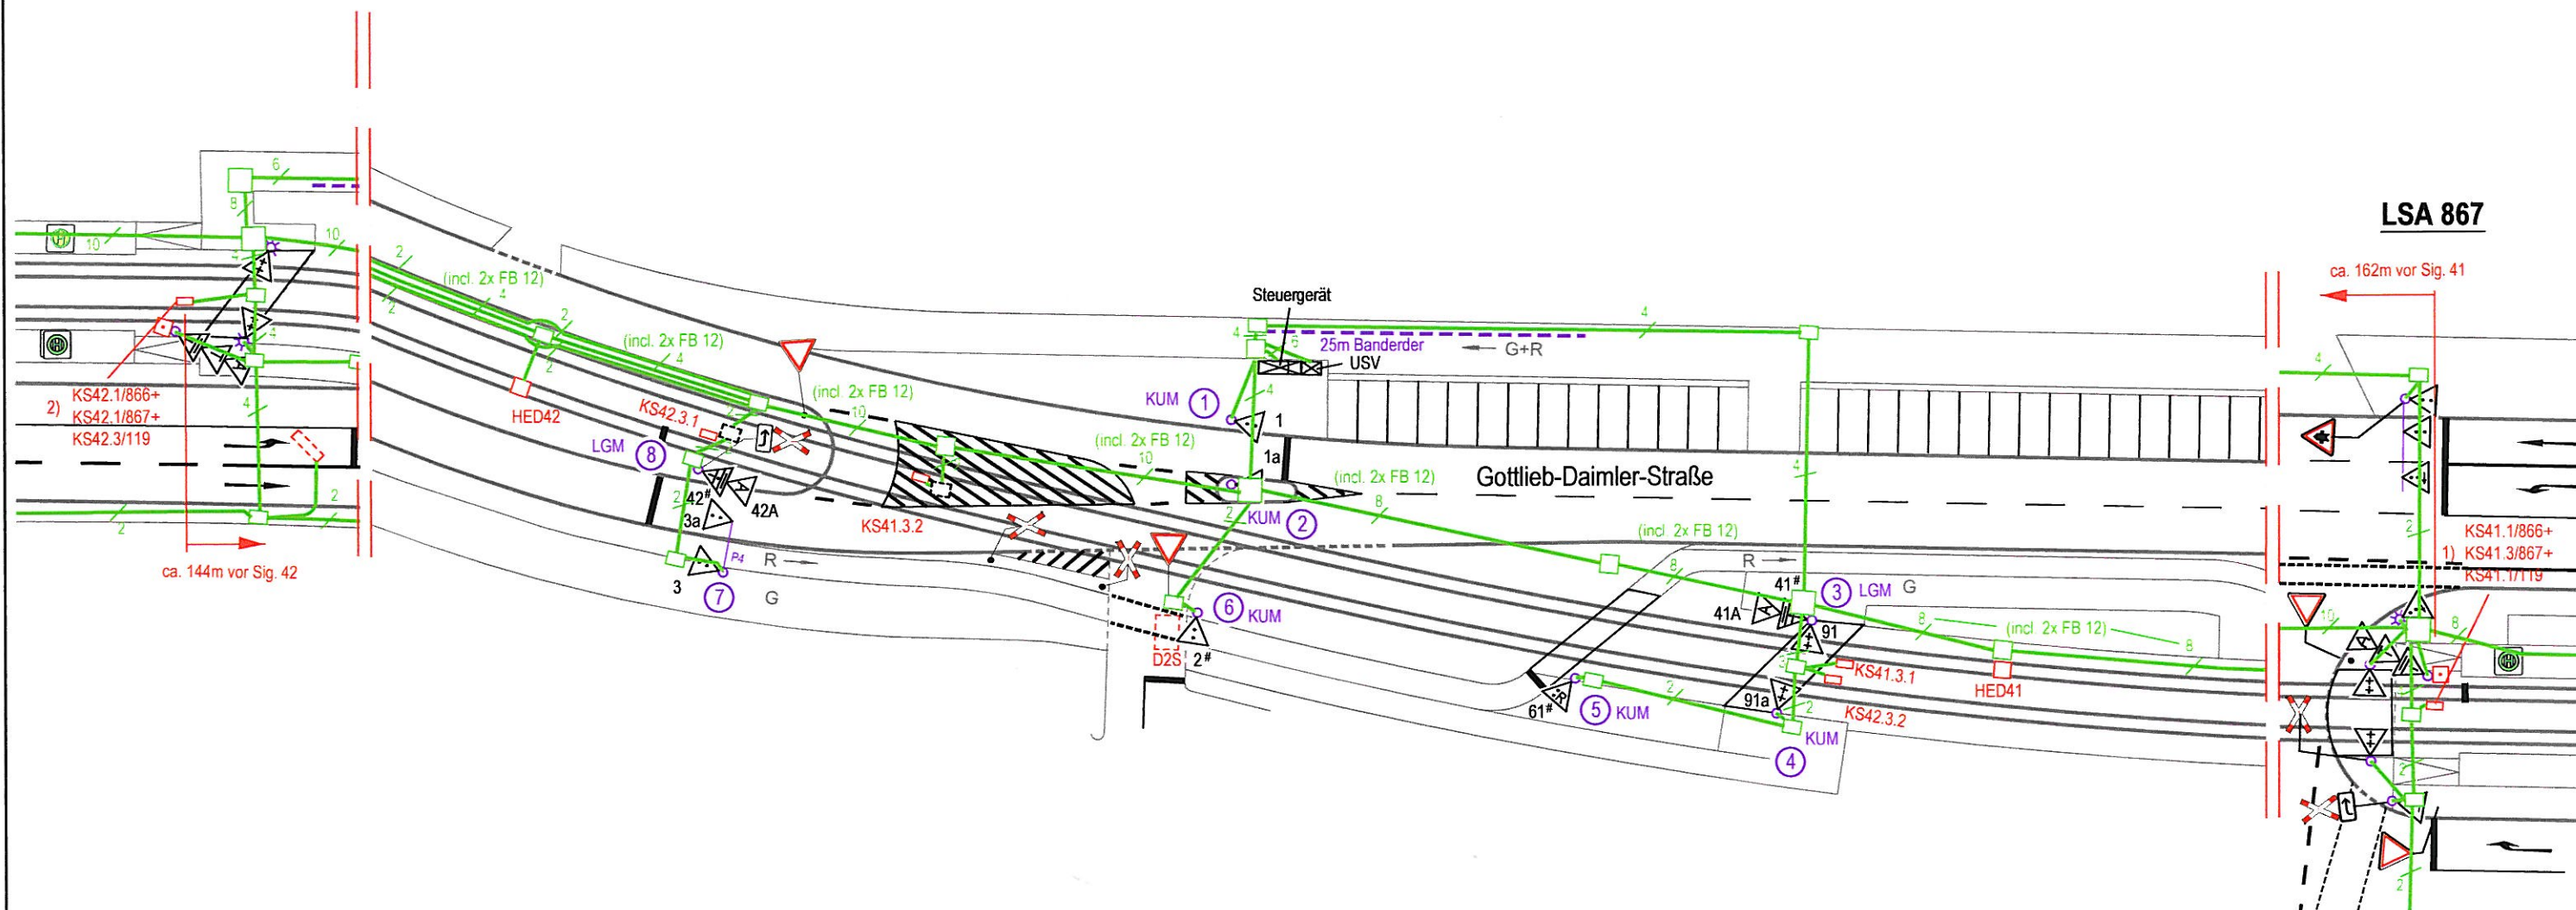

- 1) Detektorumsetzung bei LSA 867
2) " " " " 119

LED-Signalgeber 40V, 7W

#) Signalgeber mit Doppel-LED-Einsatz, 7+7W
(IV: Leuchtfelder Rot und Gelb)
(Straba: Leuchtfeld Gesperrt)

Umrüstung 40V mit USV	Merkl.	02.05.08	19.12.08
Änderung	gez.	Datum	gültig

	STADT MANNHEIM Fachbereich Straßenbetrieb und Grünflächen 68.21 Verkehrssignalanlagen	Signallageplan - Kabeltrassen -
--	---	--

LSA 866				
Gottlieb-Daimler-Straße/Gleisüberfahrt				
Planung	Bearbeitet	27.10.2006	Be/Wv	Inbetriebnahmedatum
	Gezeichnet	27.10.2006	Merkl.	25.10.2006
Bau	Bearbeitet	20.03.2007	Reu. <i>Reu.</i>	Die Lage der Kabeltrassen ist örtlich zu prüfen!
	Gezeichnet	20.03.2007	Mü.	
	Geprüft	<i>Kutz</i>		Maßstab M 1:500