


LSA 868

LSA 870

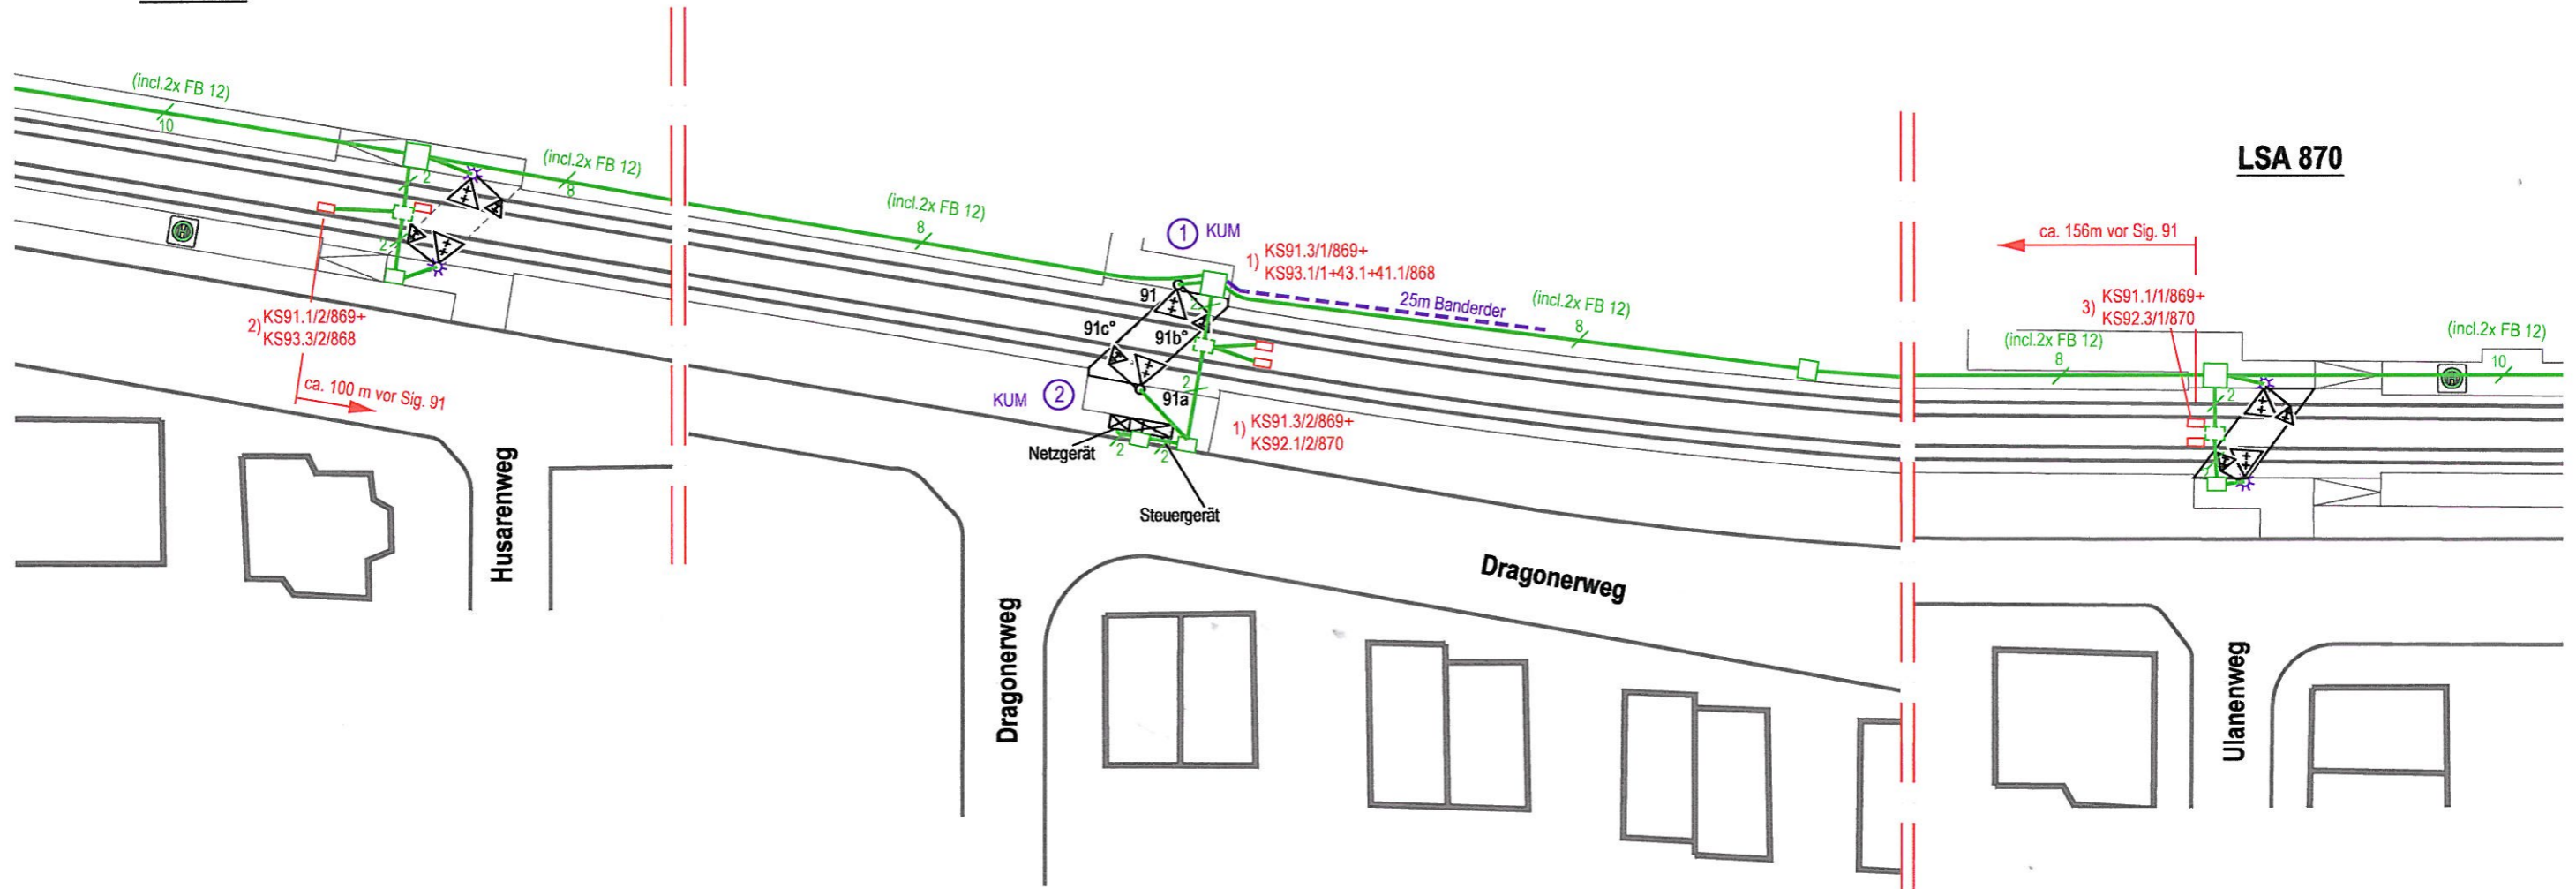

LED-Signalgeber

*) Kleinsignalgeber 100 Ø zweifeldig Gelb, 6+6W
Mitte ca. 1,20m hoch

- 1) Detektorumsetzung bei LSA 869
2) " " " 868
3) " " " 870

Änderung	gez.	Datum	gültig

	STADT MANNHEIM ² Fachbereich Straßenbetrieb und Grünflächen 68.21 Verkehrssignalanlagen	Signallageplan - Kabeltrassen -
---	--	--

LSA 869				
Bahnübergang Dragonerweg				
Planung	Bearbeitet	27.10.2006	Be/Wv	Inbetriebnahmedatum
	Gezeichnet	27.10.2006	Merkl.	25.10.2006
Bau	Bearbeitet	14.02.07	Reu. <i>Reu.</i>	Die Lage der Kabeltrassen ist örtlich zu prüfen!
	Gezeichnet	14.02.07	Mü.	
	Geprüft	<i>Reu.</i>		Maßstab M 1:500