




Schalung Schacht S 2 - Wöhrder Hauptstraße
Bodenplatte Grundriss, M=1: 25

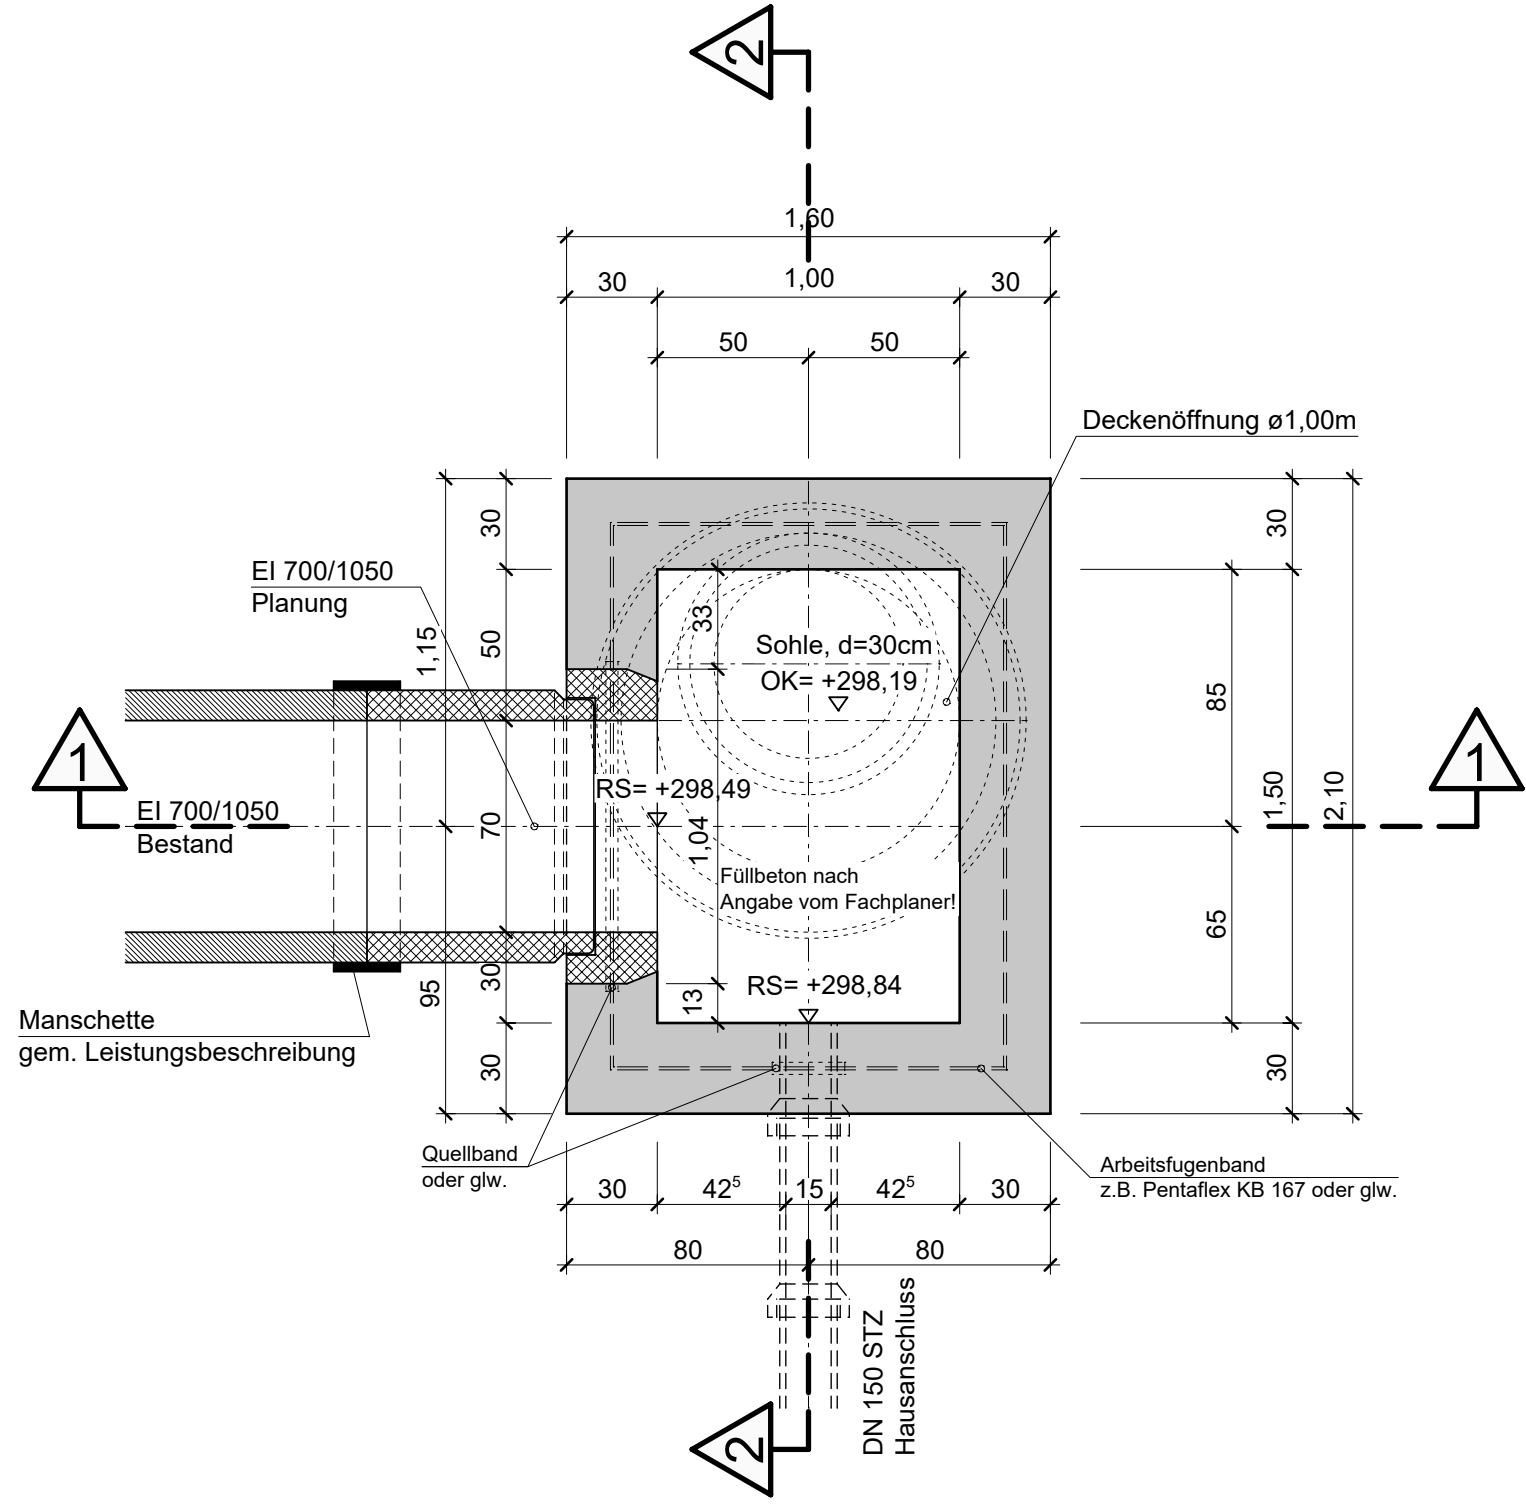


Schnitt 1 - 1
M=1: 25

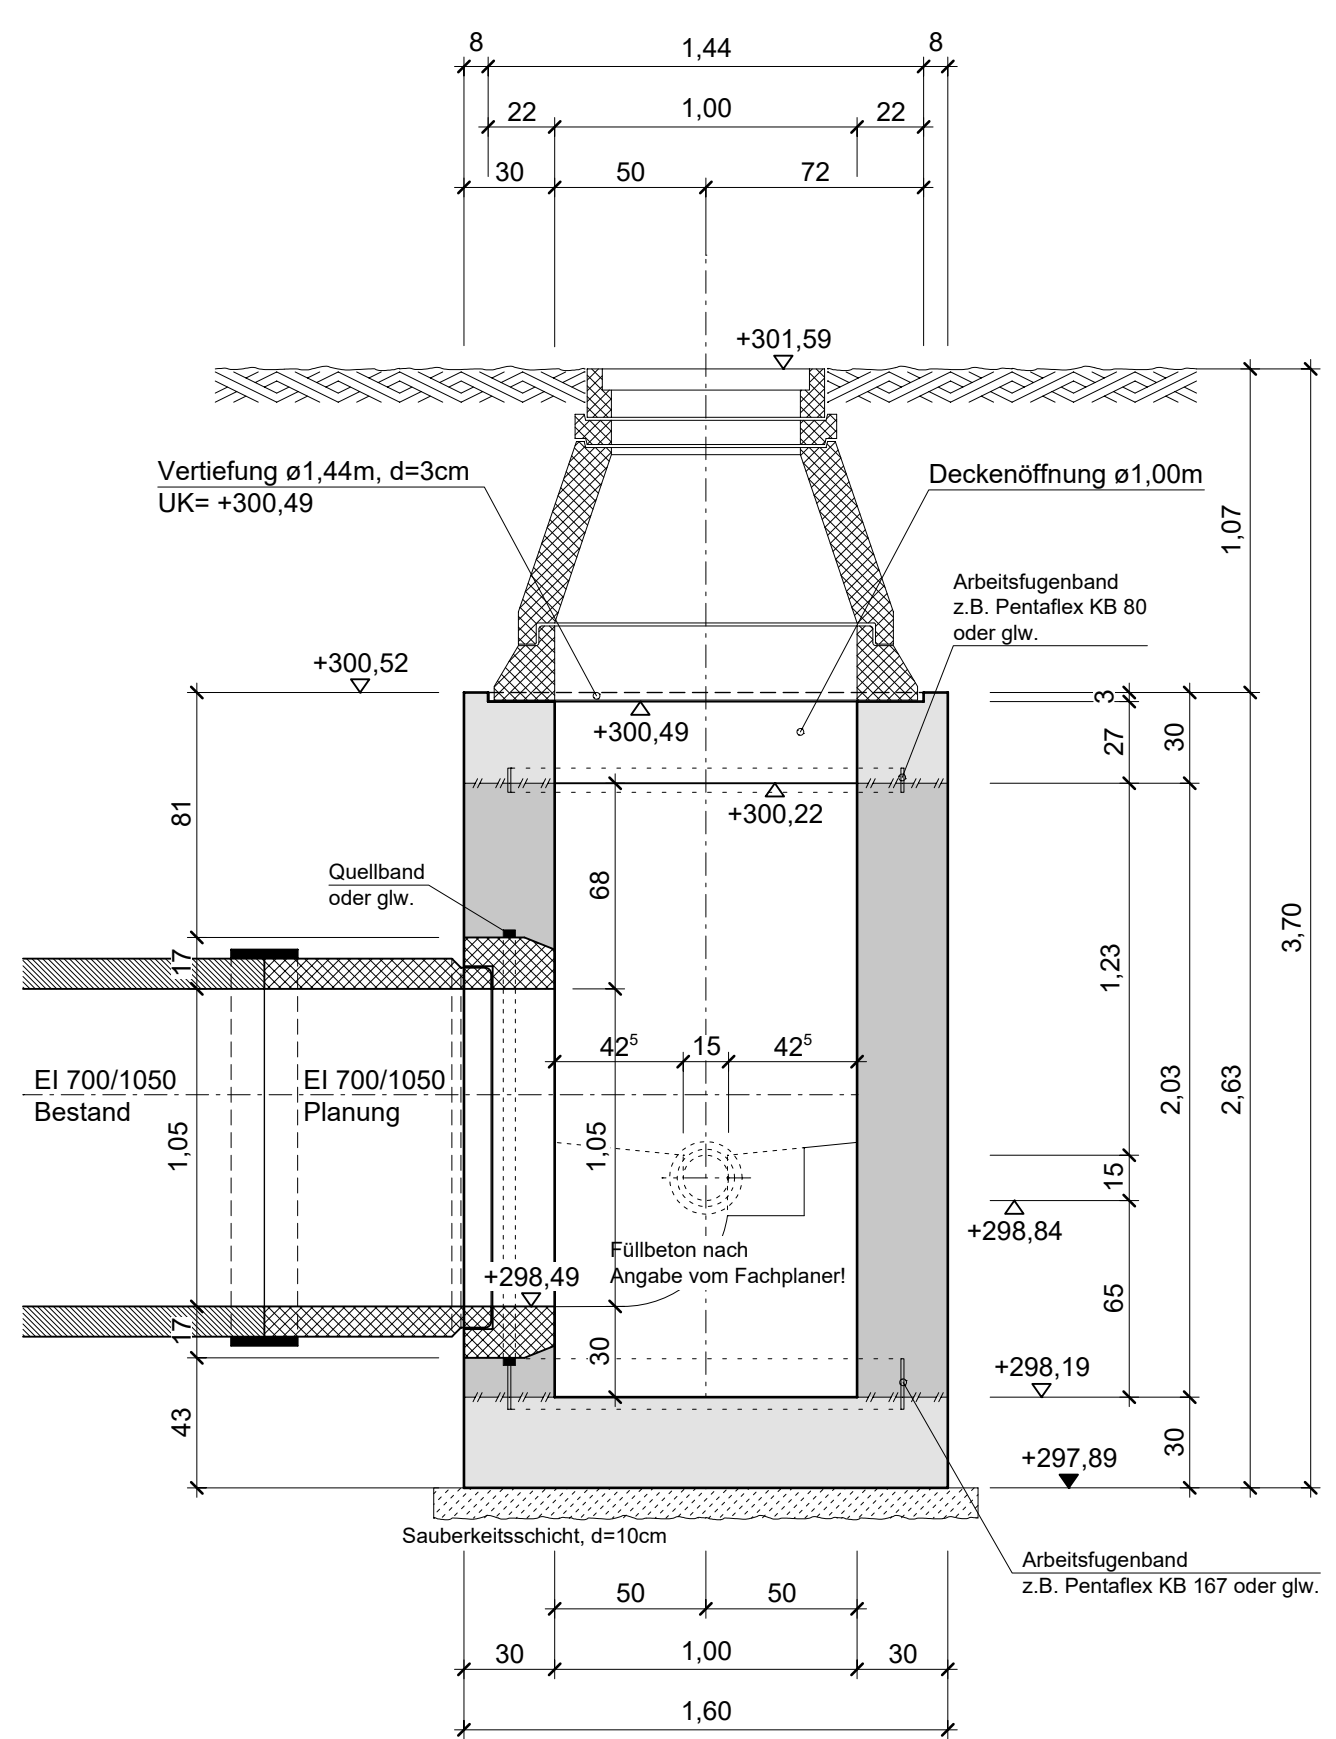

Schalung Schacht S 2 - Wöhrder Hauptstraße
Deckenplatte Draufsicht, M=1: 25

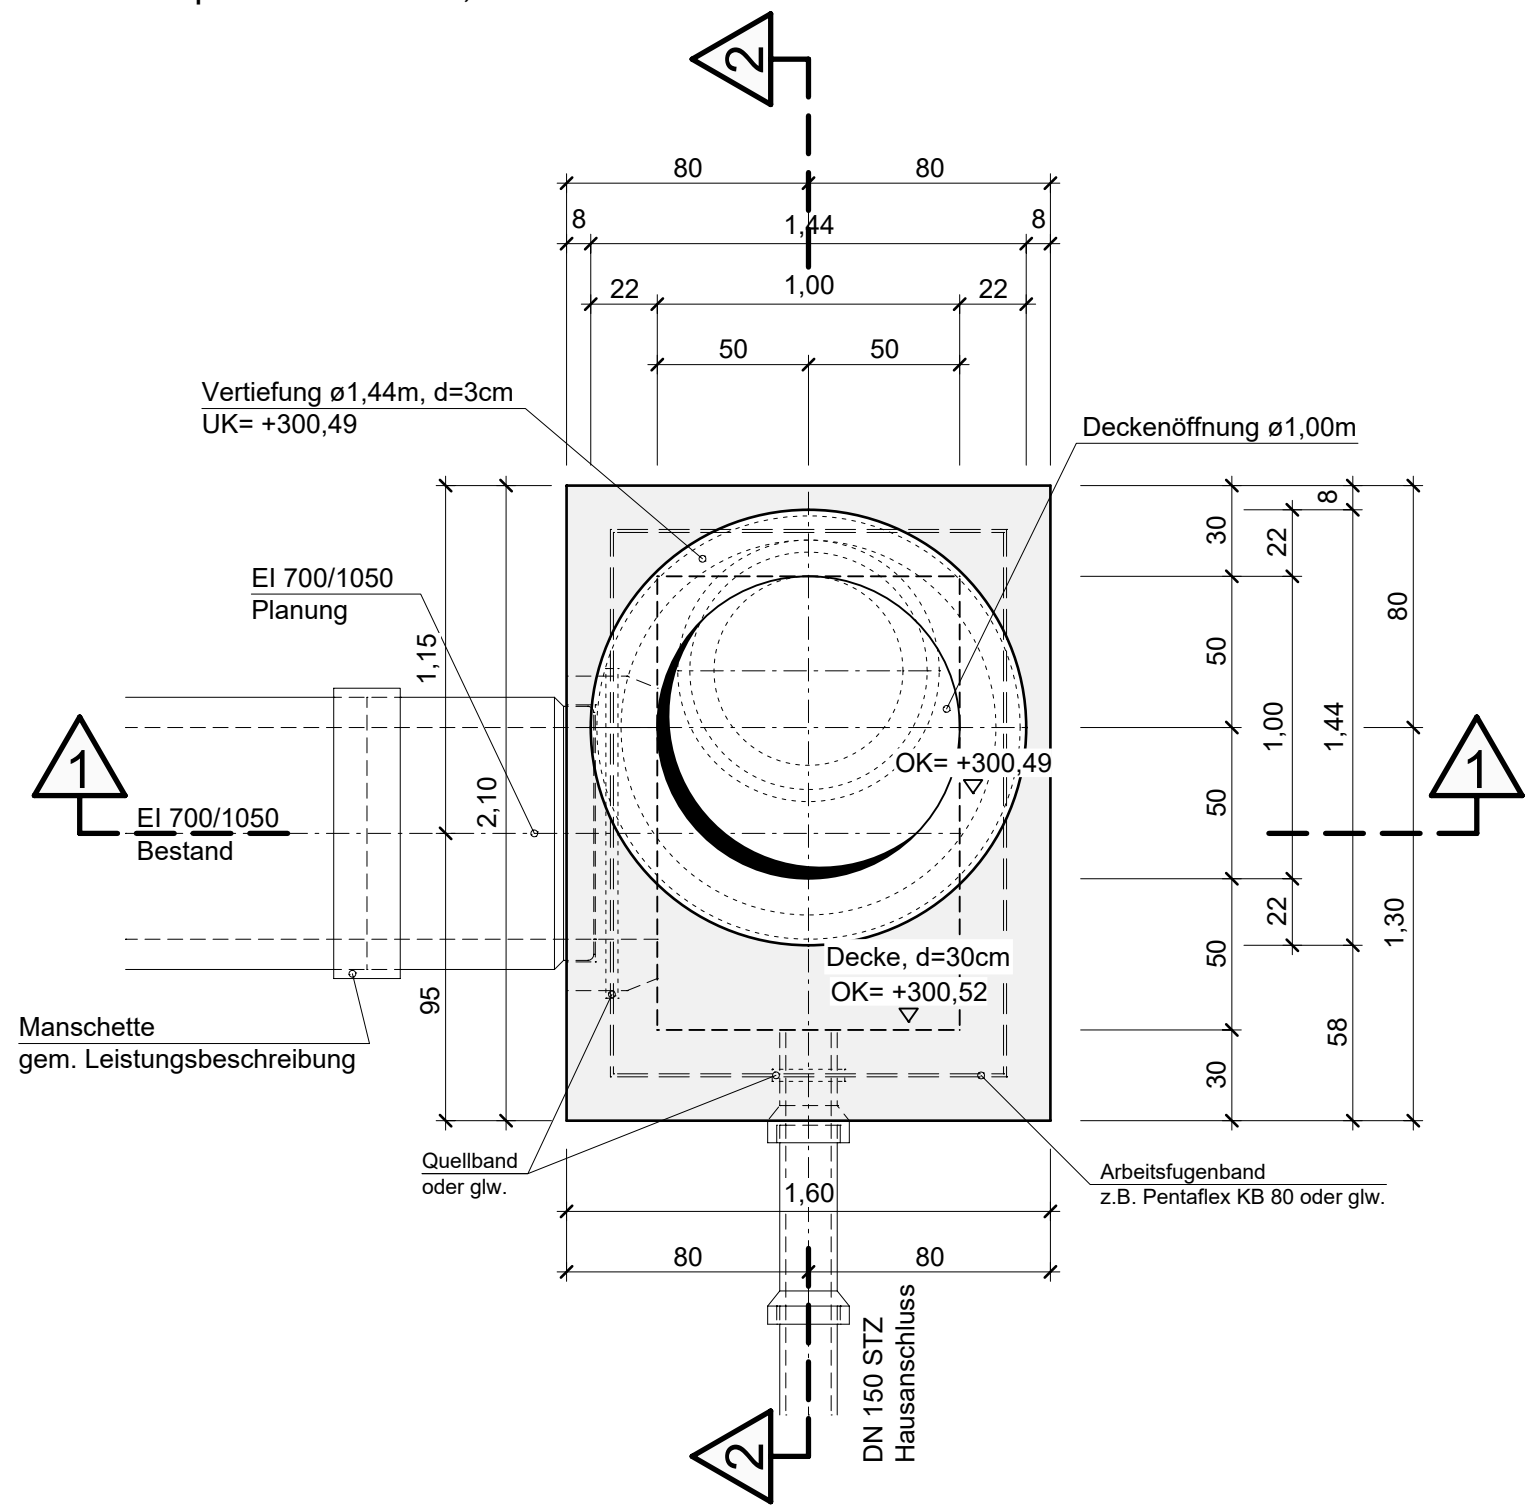

Schnitt 2 - 2
M=1: 25

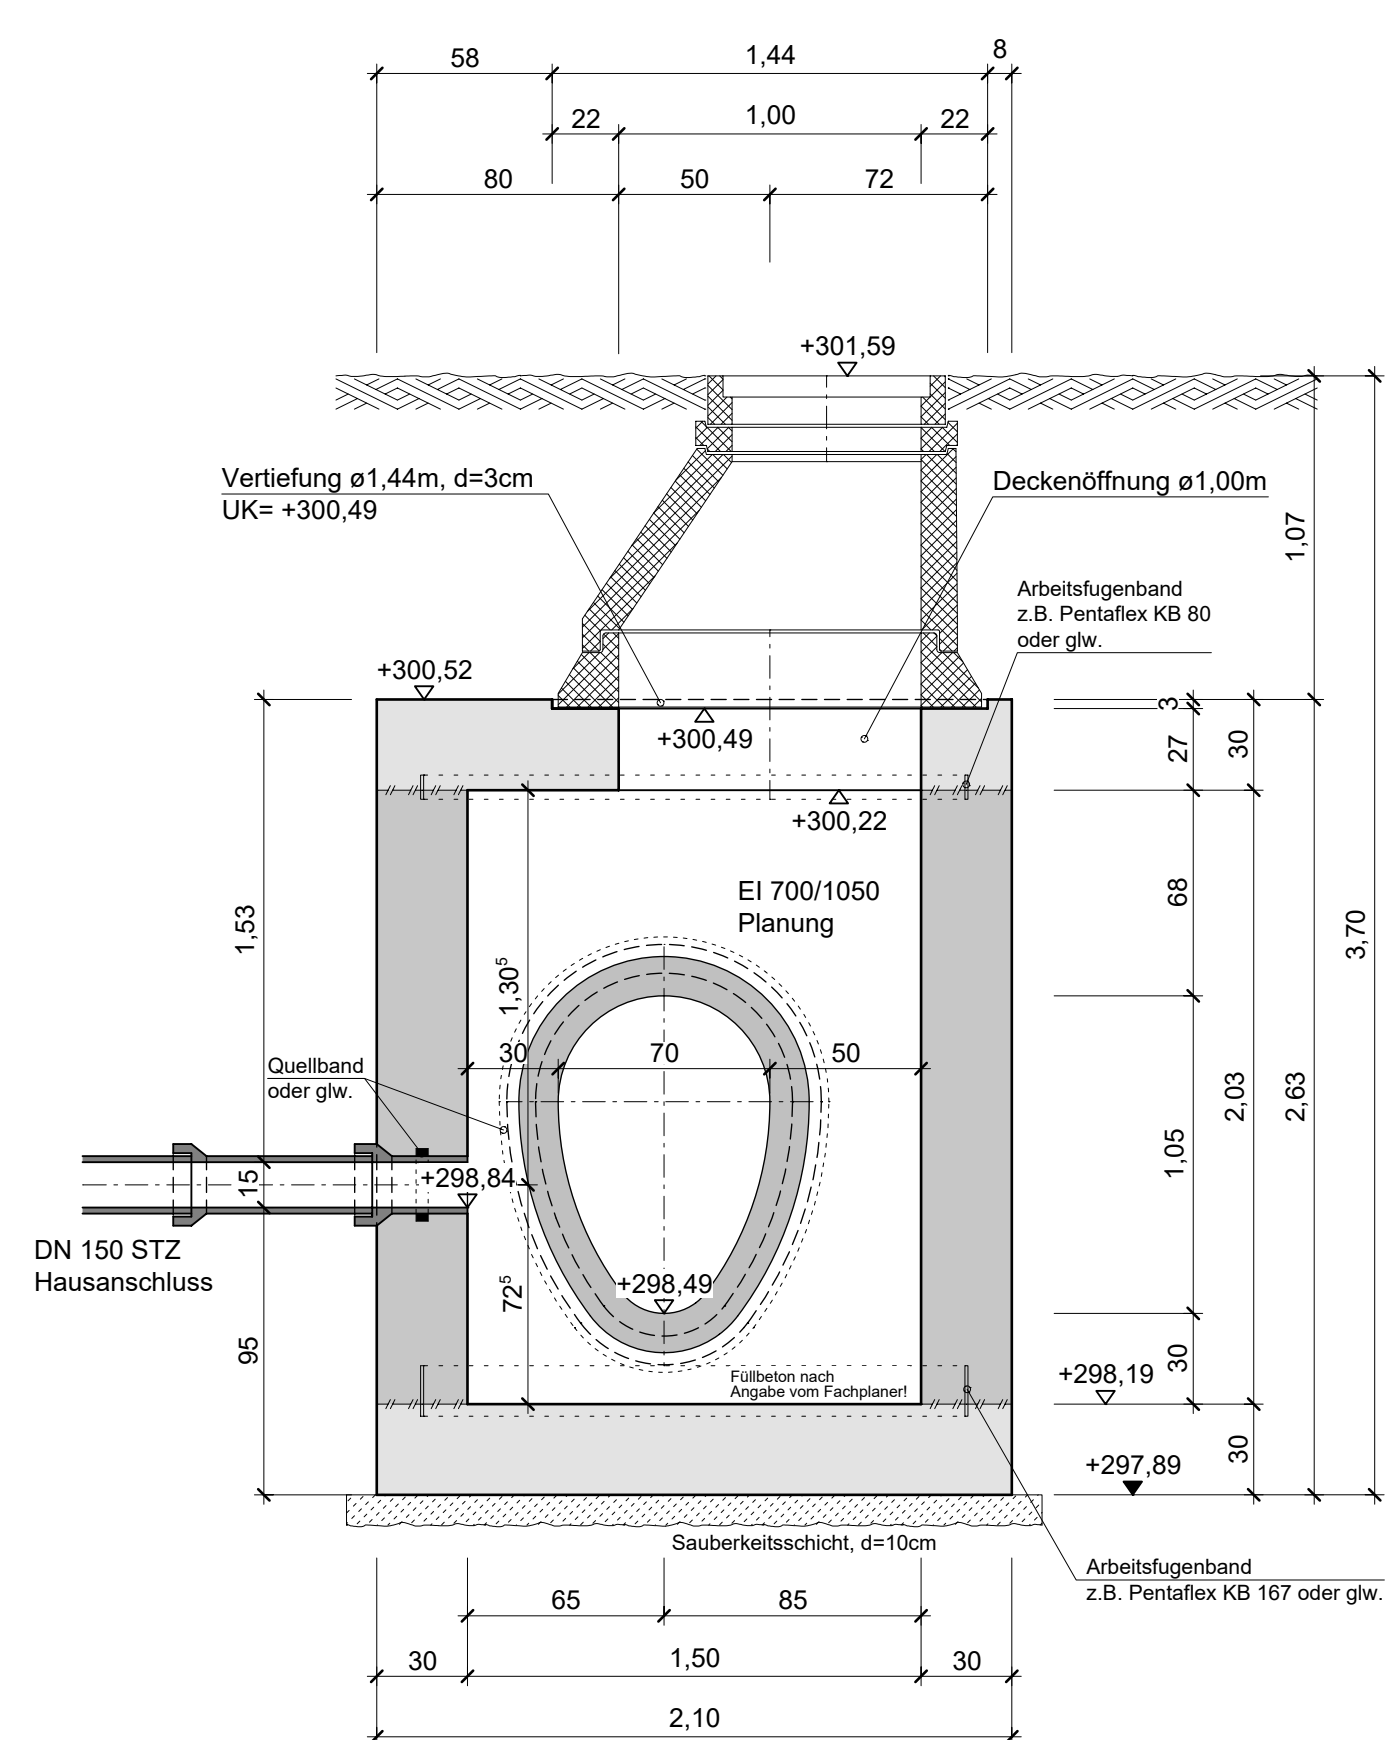

i			
h			
g			
f			
e			
d			
c			
b			
a			
Index	Datum	Art der Änderung	Bearbeiter
PRÜFVERMERK:		FREIGABEVERMERK:	AUFTRAG NR. / PLAN NR.: 7236 / S-02



Kästner Ingenieure GmbH

Büro für konstruktiven Ingenieurbau

Beratende Ingenieure

Obere Kanalstraße 12

90429 Nürnberg

Fon (0911) 93602-40

Fax (0911) 93602-41

E-Mail info@K-ing.biz

BAUHERR



Stadtentwässerung
und Umweltanalytik
Nürnberg

BAUWERK

Kanalsanierung Herrn- und
Wöhrder Hauptstraße - Nürnberg

BAUTEIL

Schalplan:
Schacht S 2 - Wöhrder Hauptstraße
Grundrisse und Schnitte

gez. C. Argentieri

Fon (0911) 93 602 - 49

Datum 19.03.2026

Maßstab

1 : 25

Auftrag Nr.

7236

Plan Nr.

S-02