




Verbau für Schacht S 2 - Wöhrder Hauptstraße  
Grundriss, M=1: 25

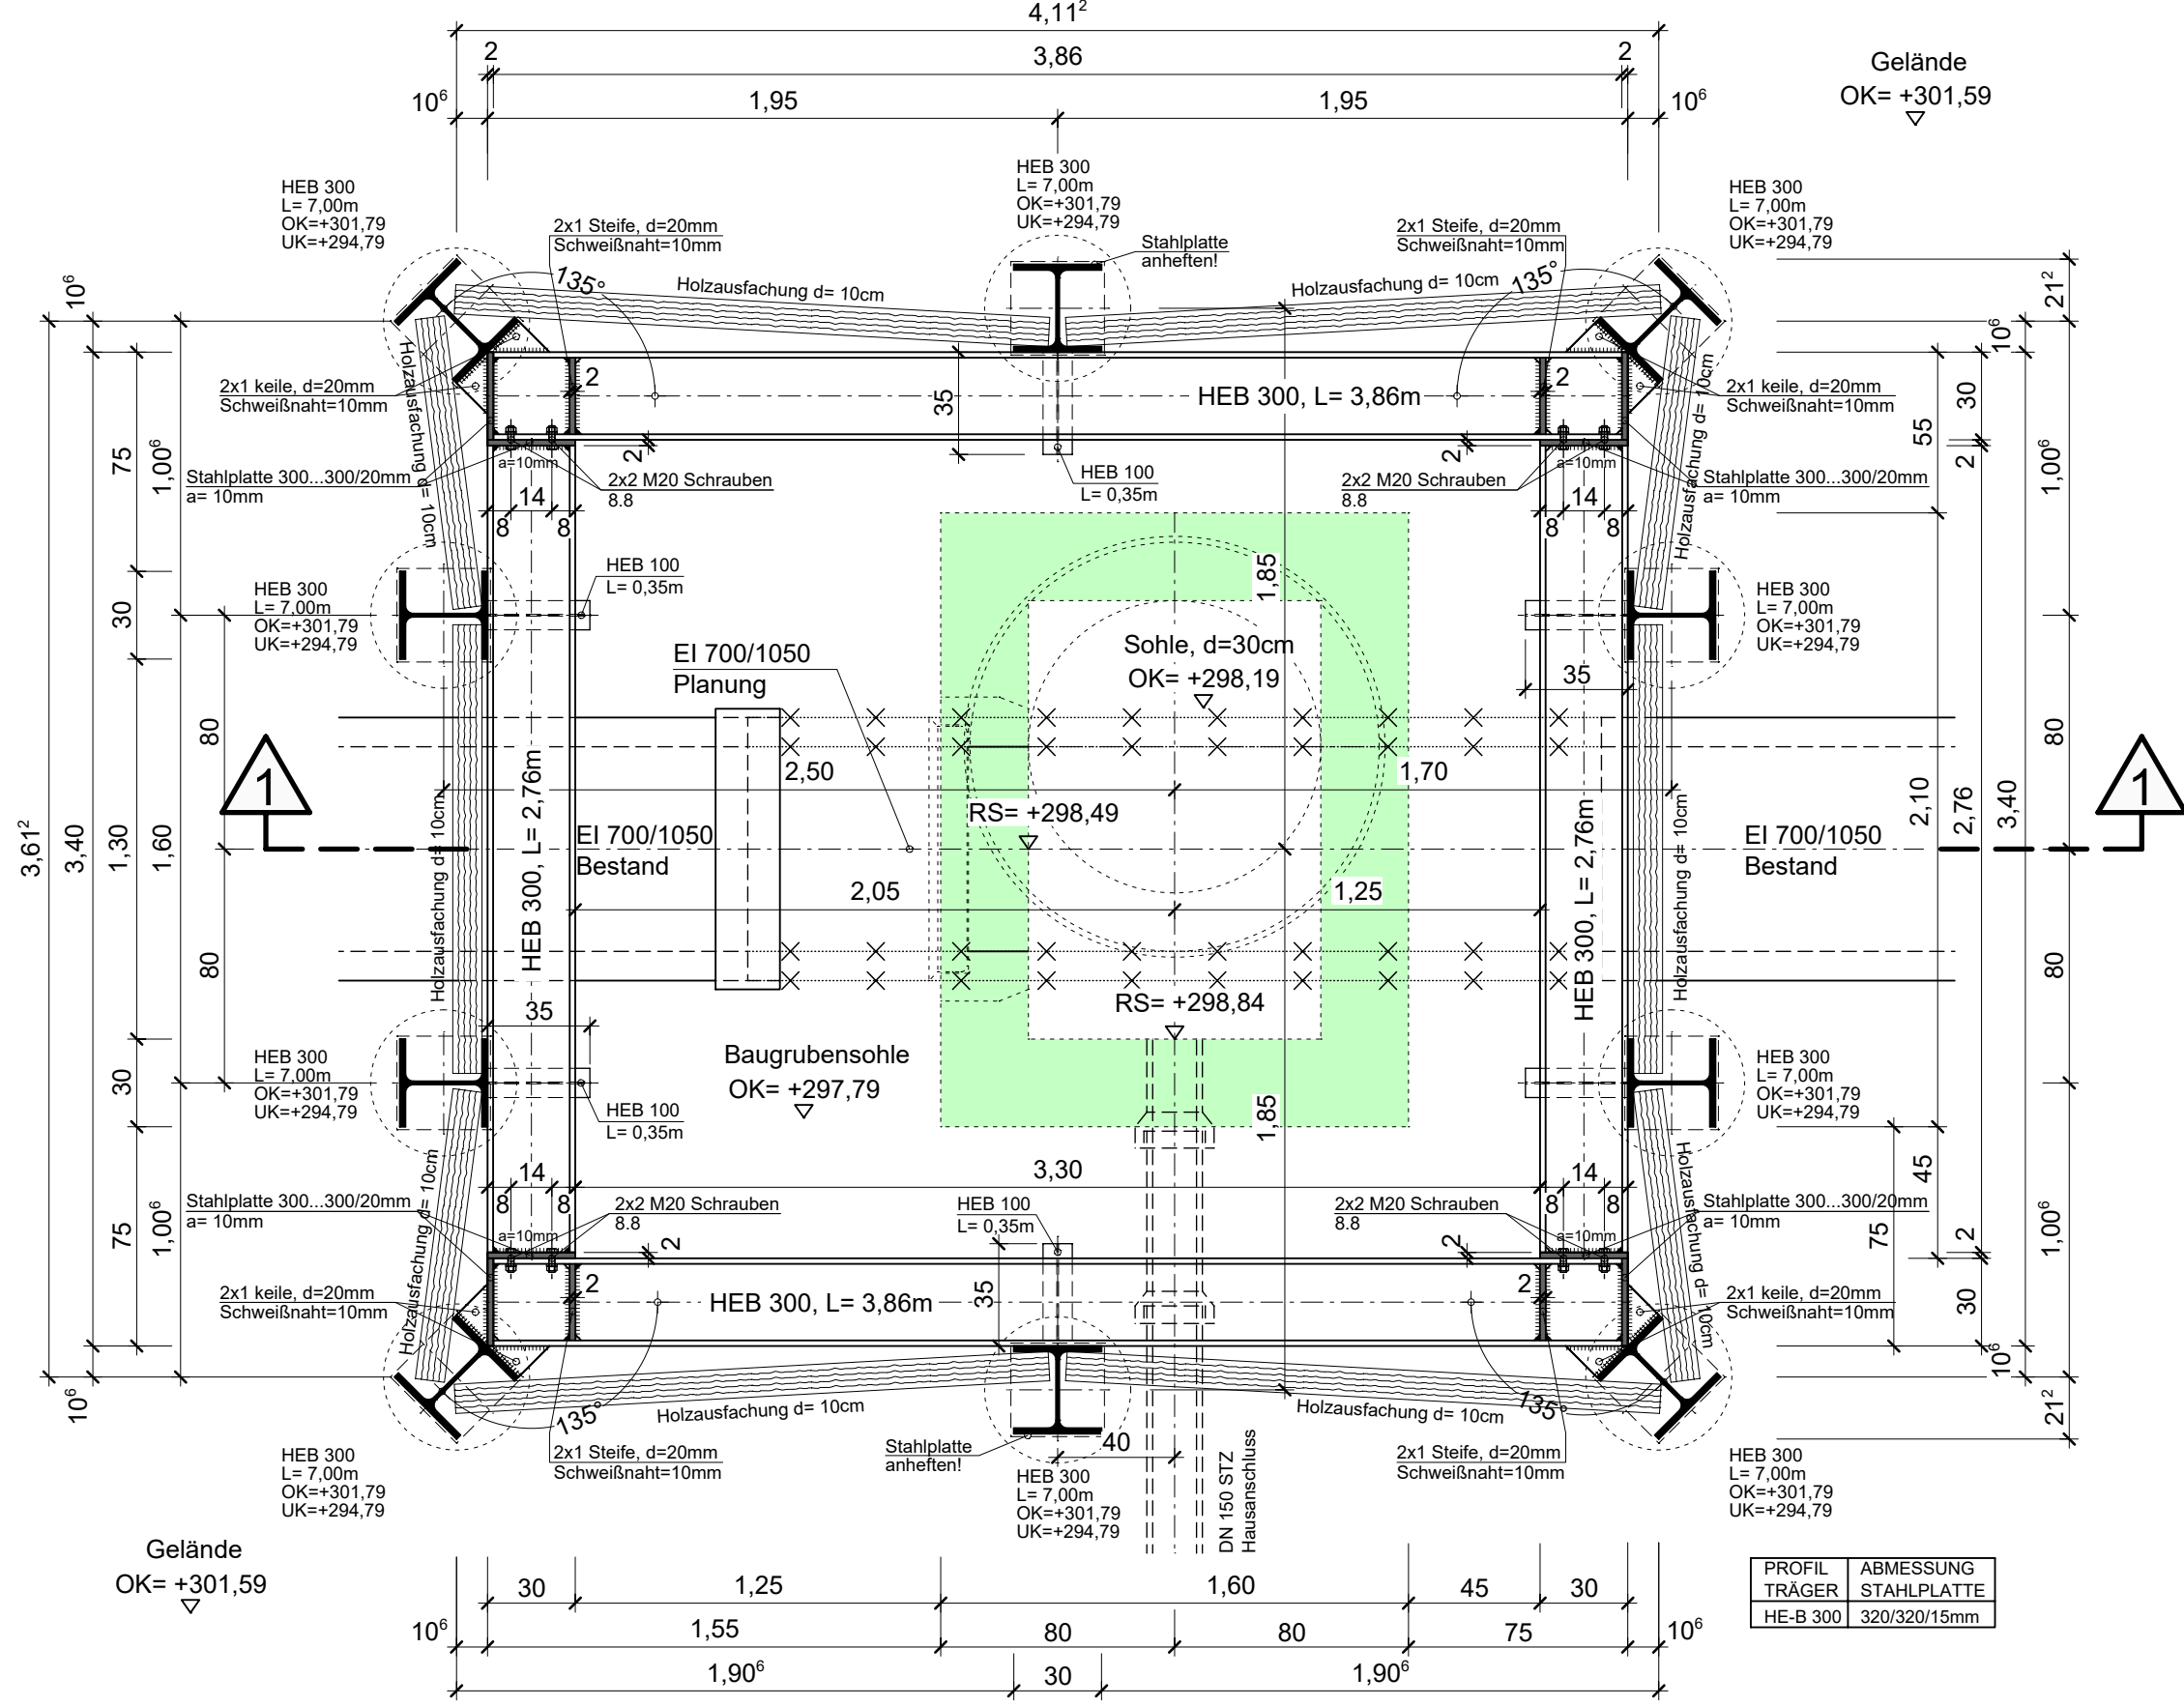

Schnitt 1 - 1  
M=1: 25

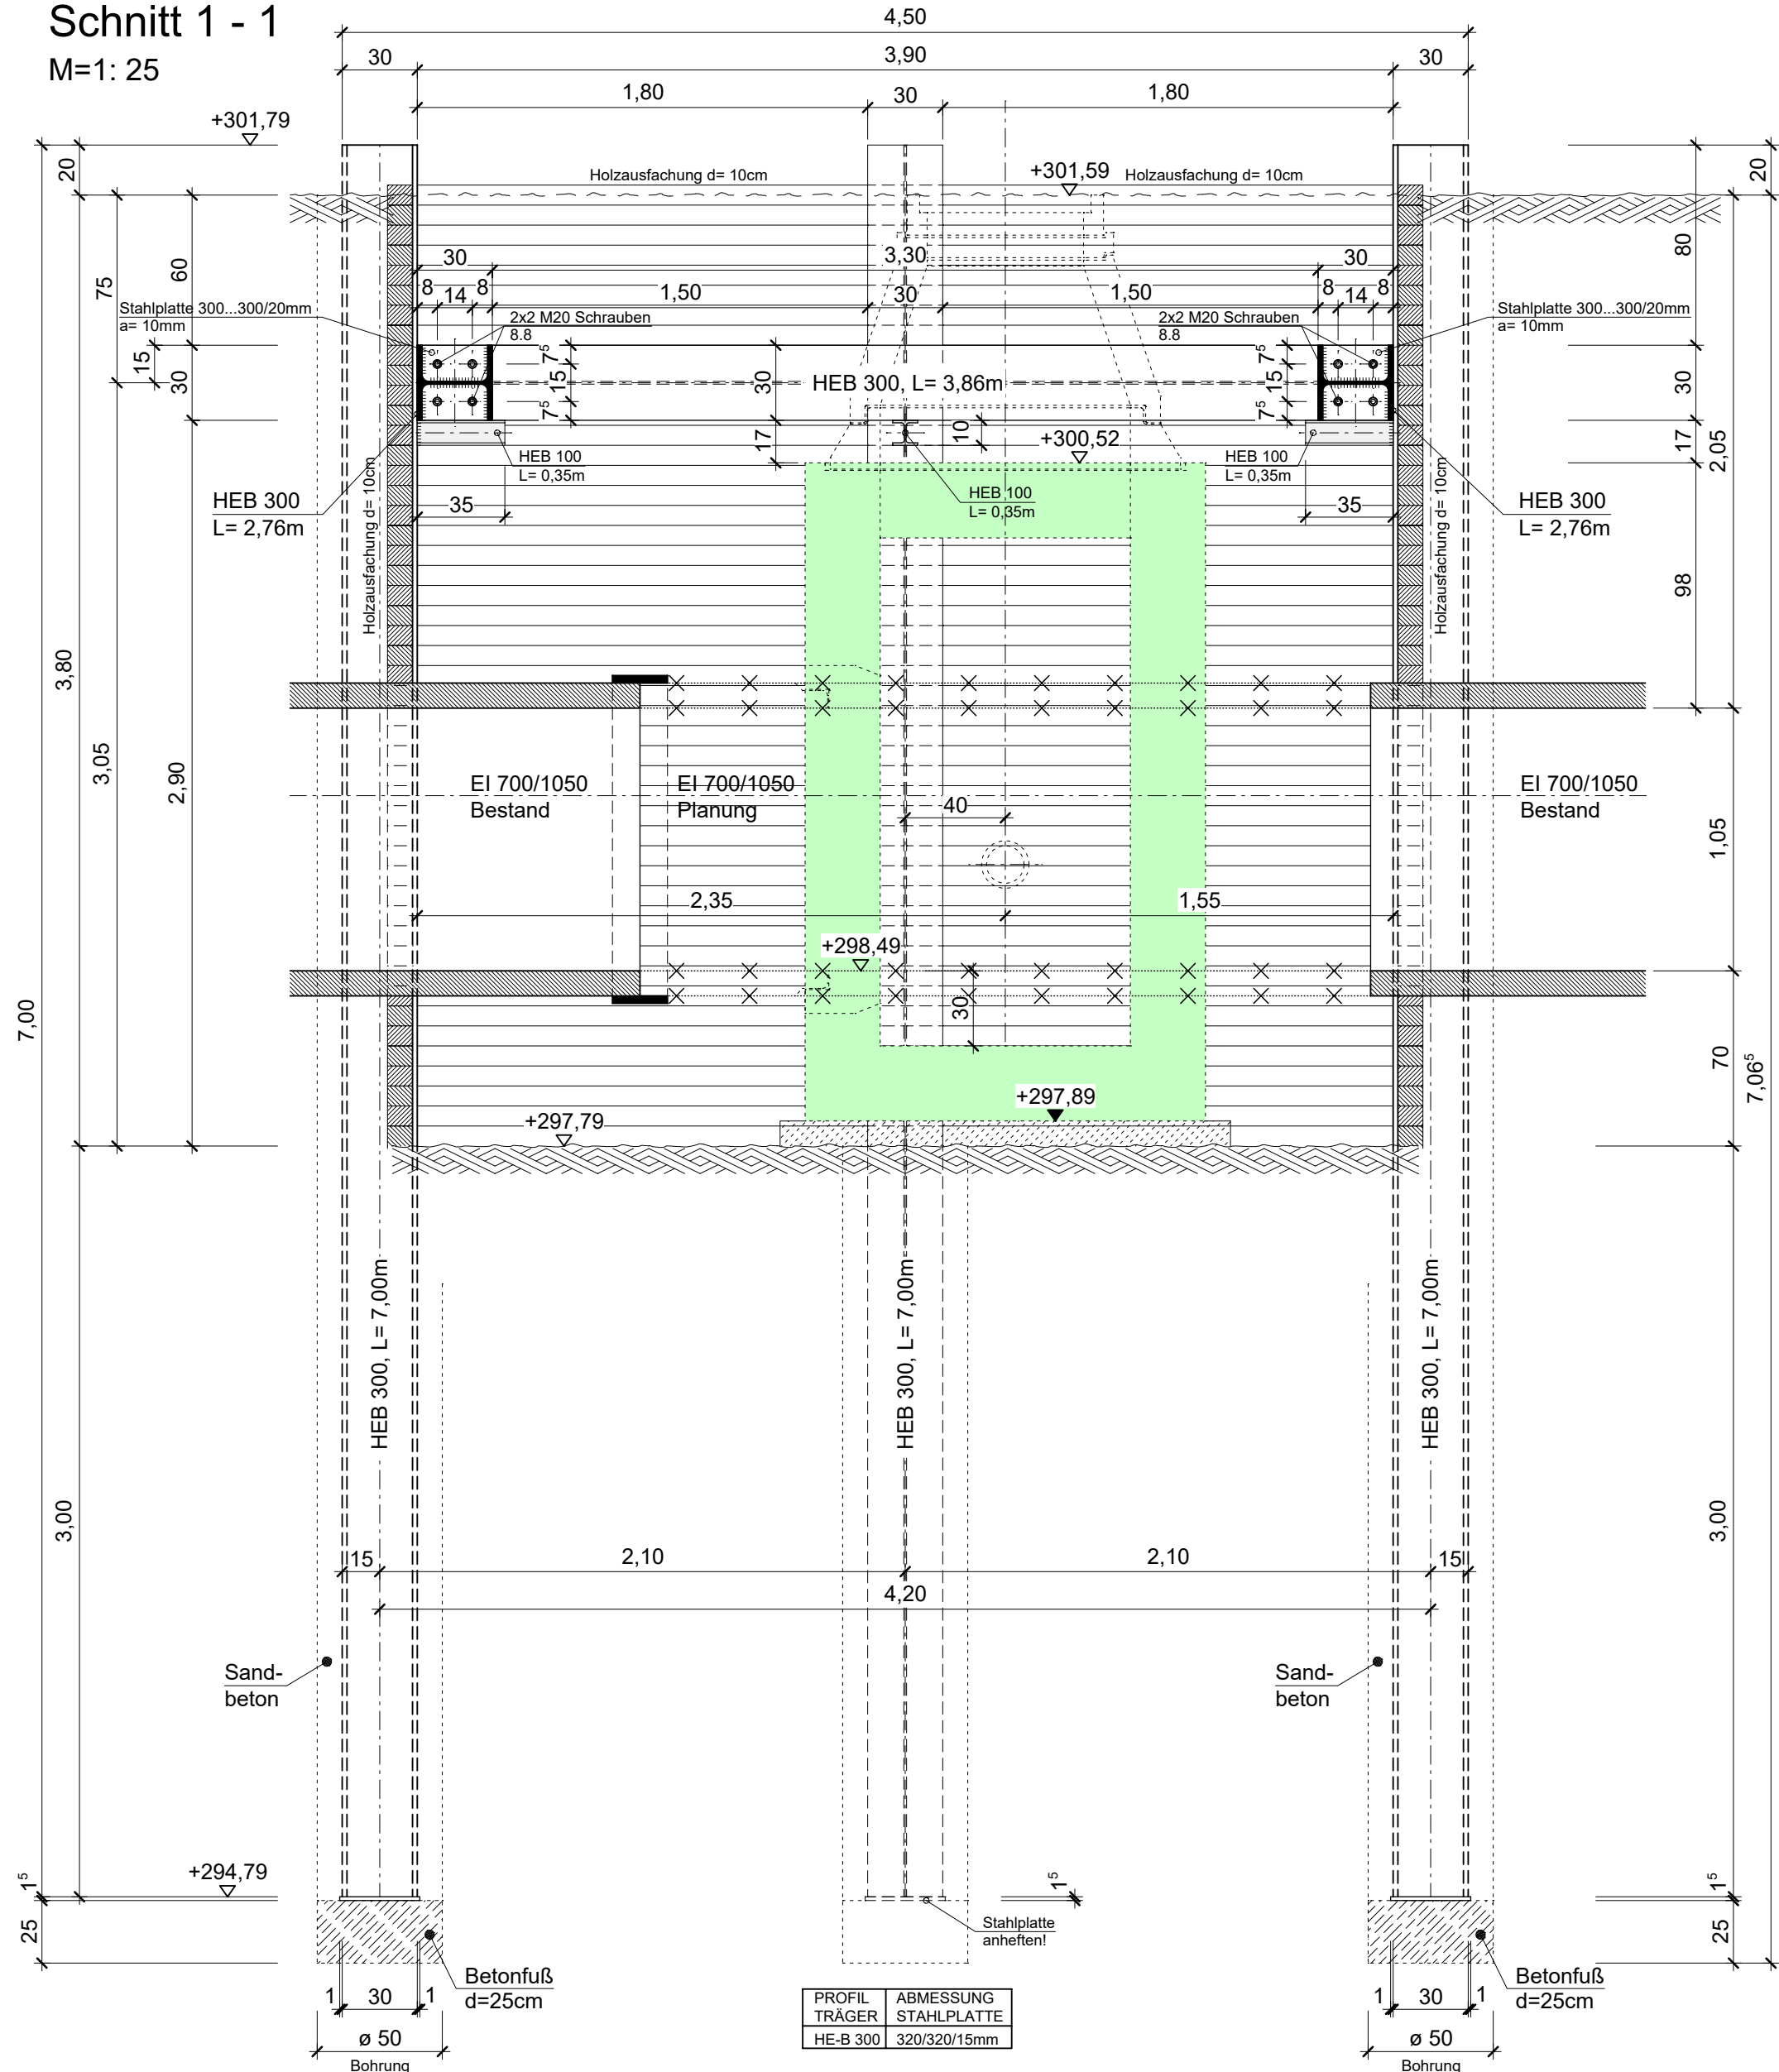

Bohrung B 1

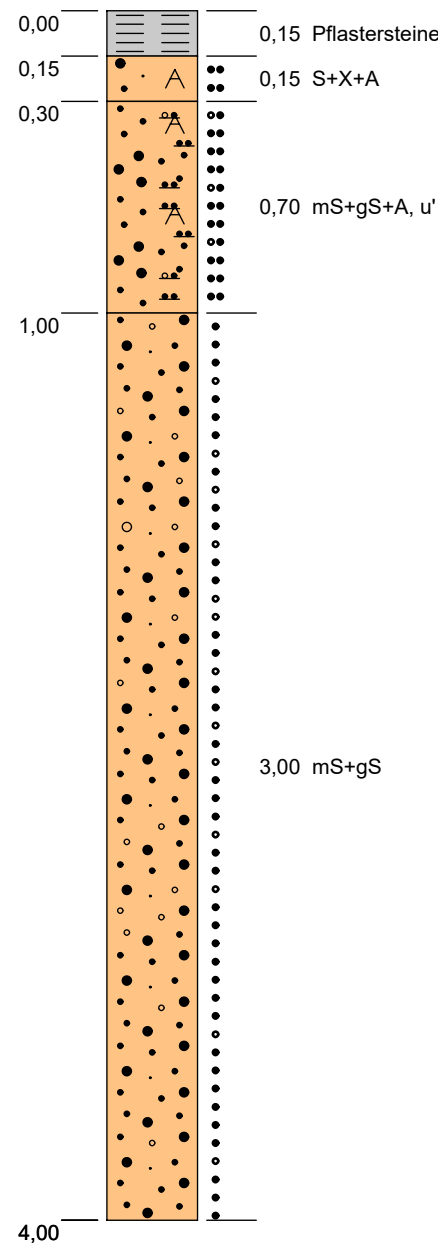

Materialgüten:  
Profilstahl: S 235  
Sauberschicht: C 8/10  
Verbauhölzer: C 24

i			
h			
g			
f			
e			
d			
c			
b			
a			
Index	Datum	Art der Änderung	Bearbeiter

PRÜFVERMERK:	FREIGABEVERMERK:	AUFTRAG NR. / PLAN NR.: 7236 / V-02
--------------	------------------	--



Kästner Ingenieure GmbH

Büro für konstruktiven Ingenieurbau

Beratende Ingenieure •


Obere Kanalstraße 12

90429 Nürnberg

Fon (0911) 93602-40

Fax (0911) 93602-41

E-Mail info@K-ing.biz

BAUHERR	 <div>Stadtentwässerung und Umweltanalytik Nürnberg</div>
BAUWERK	Kanalisanierung Herrn- und Wöhrder Hauptstraße - Nürnberg
BAUTEIL	Verbauplan: Schacht S 2 - Wöhrder Hauptstraße Grundriss und Schnitt

gez. C. Argentieri Fon (0911) 93 602 - 49	Maßstab 1 : 25	Auftrag Nr. 7236	Plan Nr. V-02
Datum 09.04.2026			